

REI-E

Porta REI 120 esistente

E

Estintore esistente

U.S.

Uscita di sicurezza esistente

REI-P

Porta REI 120 in progetto

E


Estintore in progetto

U.S.


Uscita di sicurezza in progetto

→

Vie di fuga

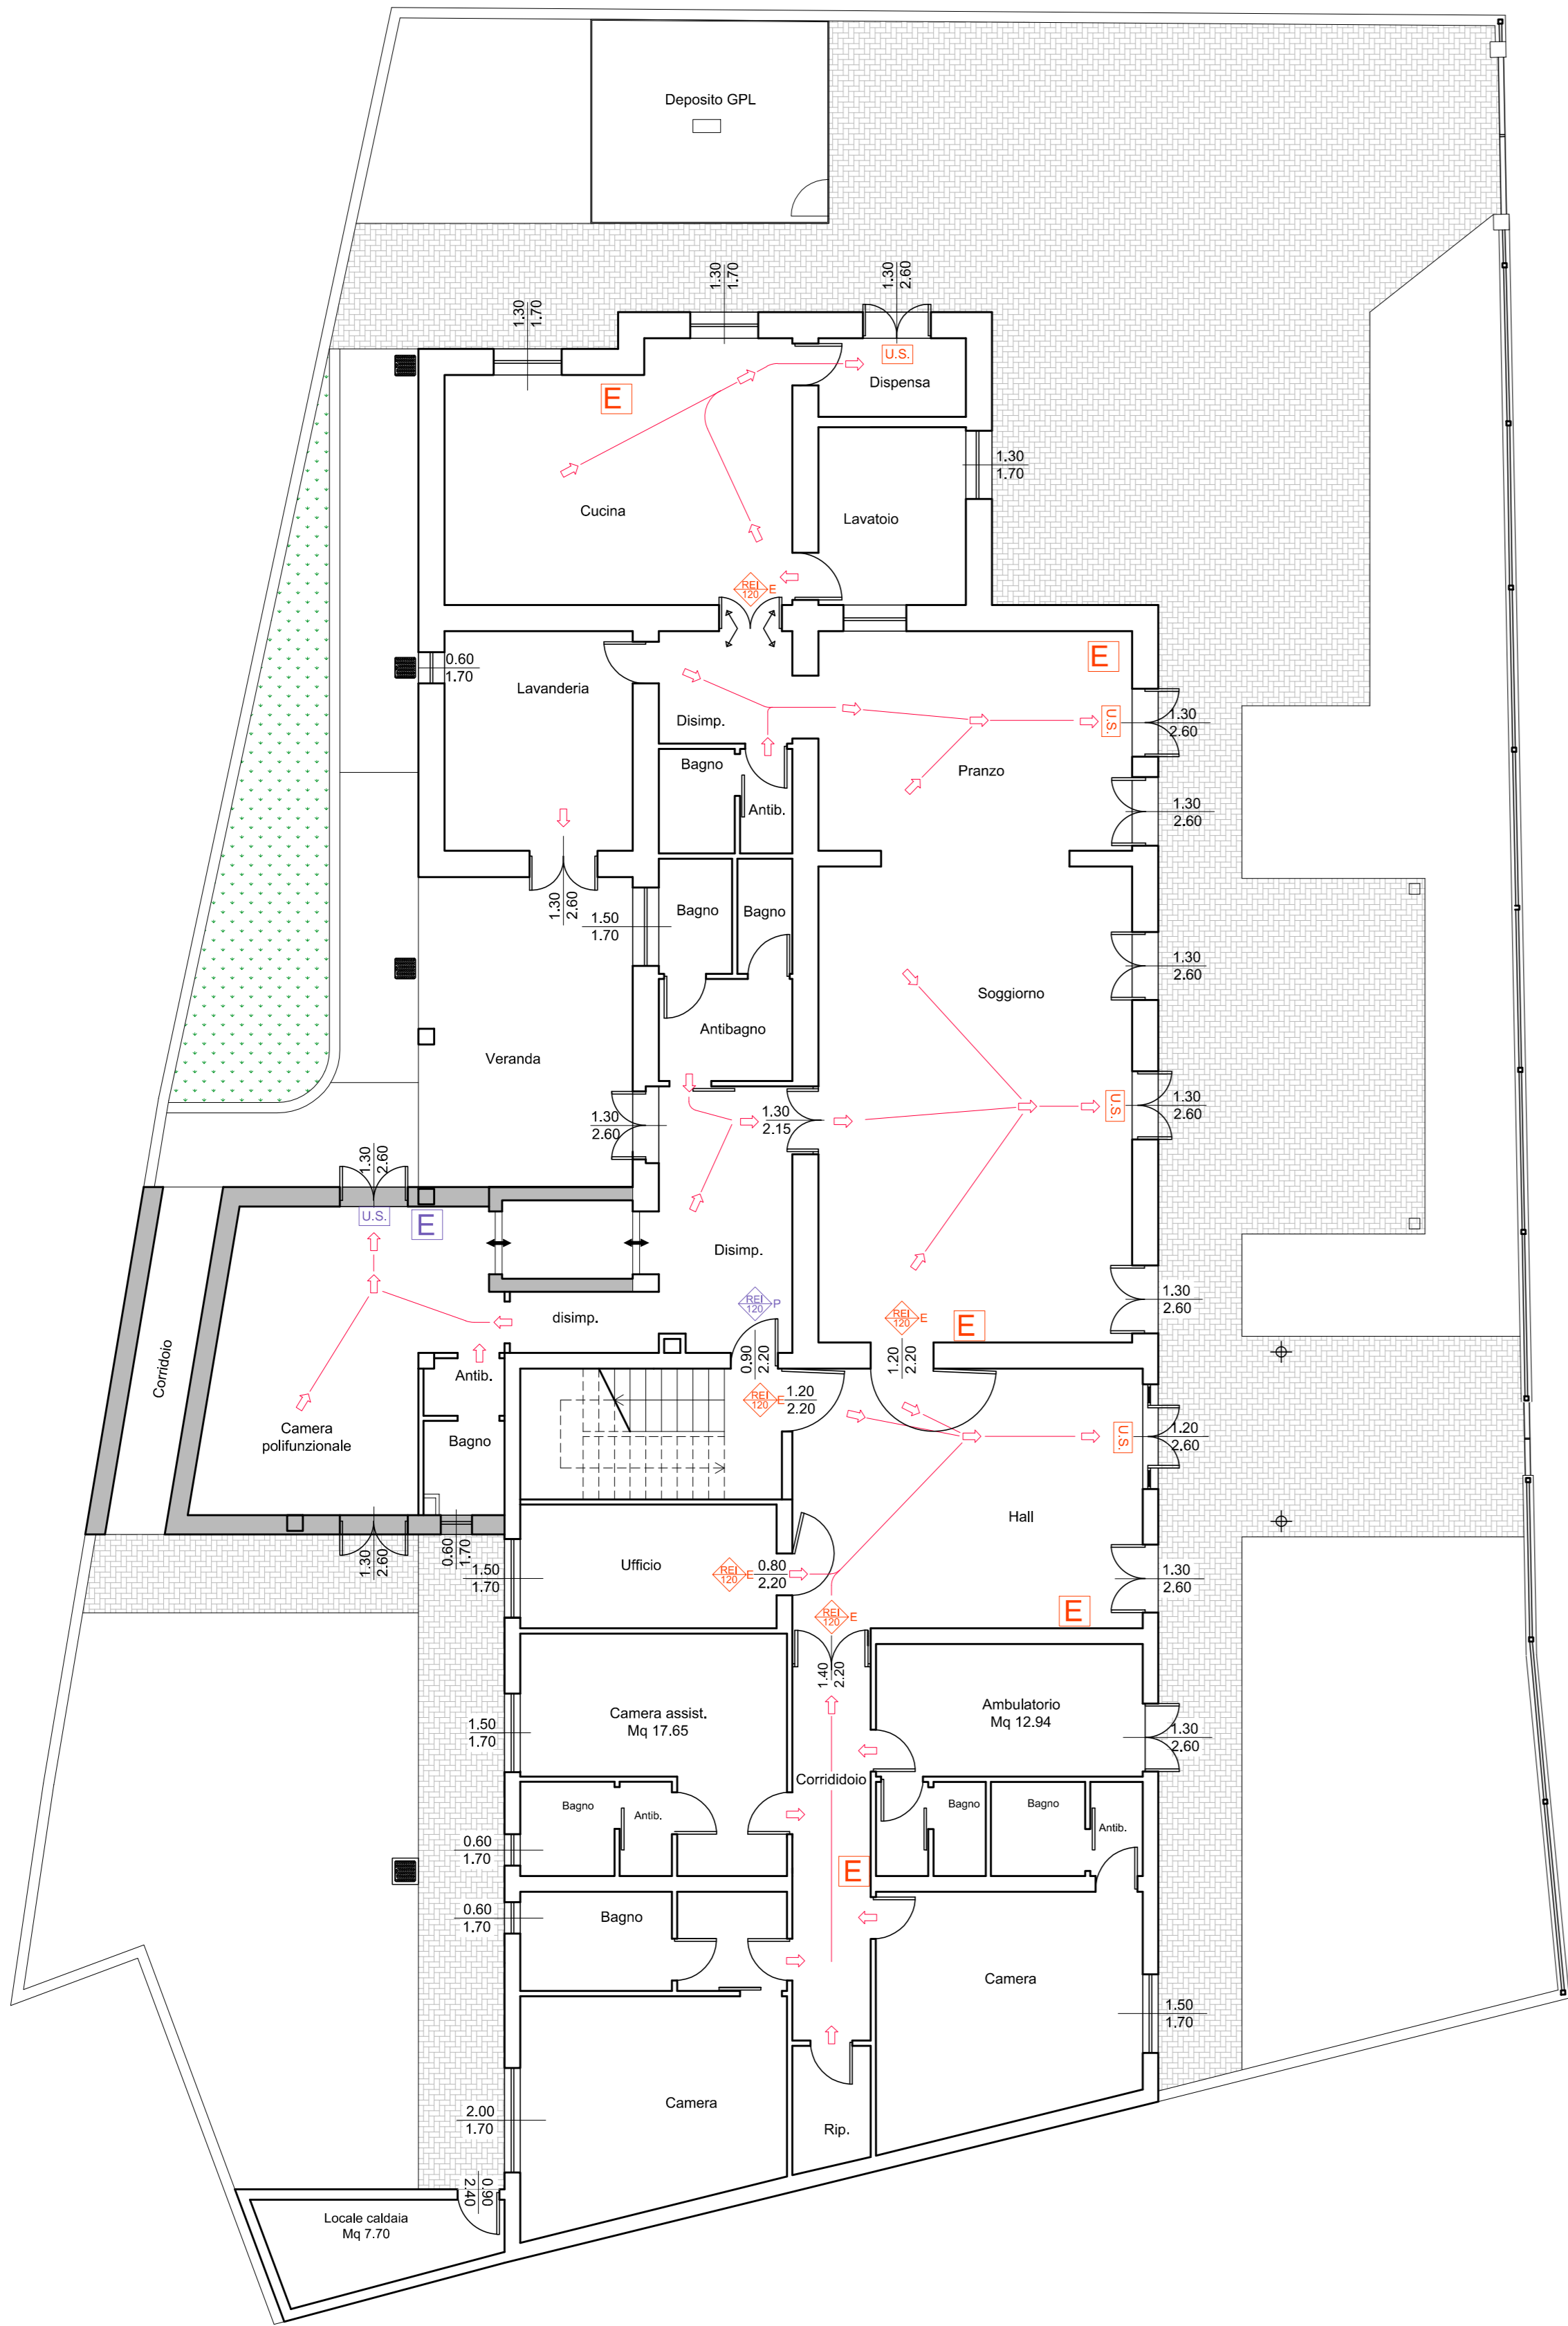

PIANTA PIANO TERRA
Scala 1:100

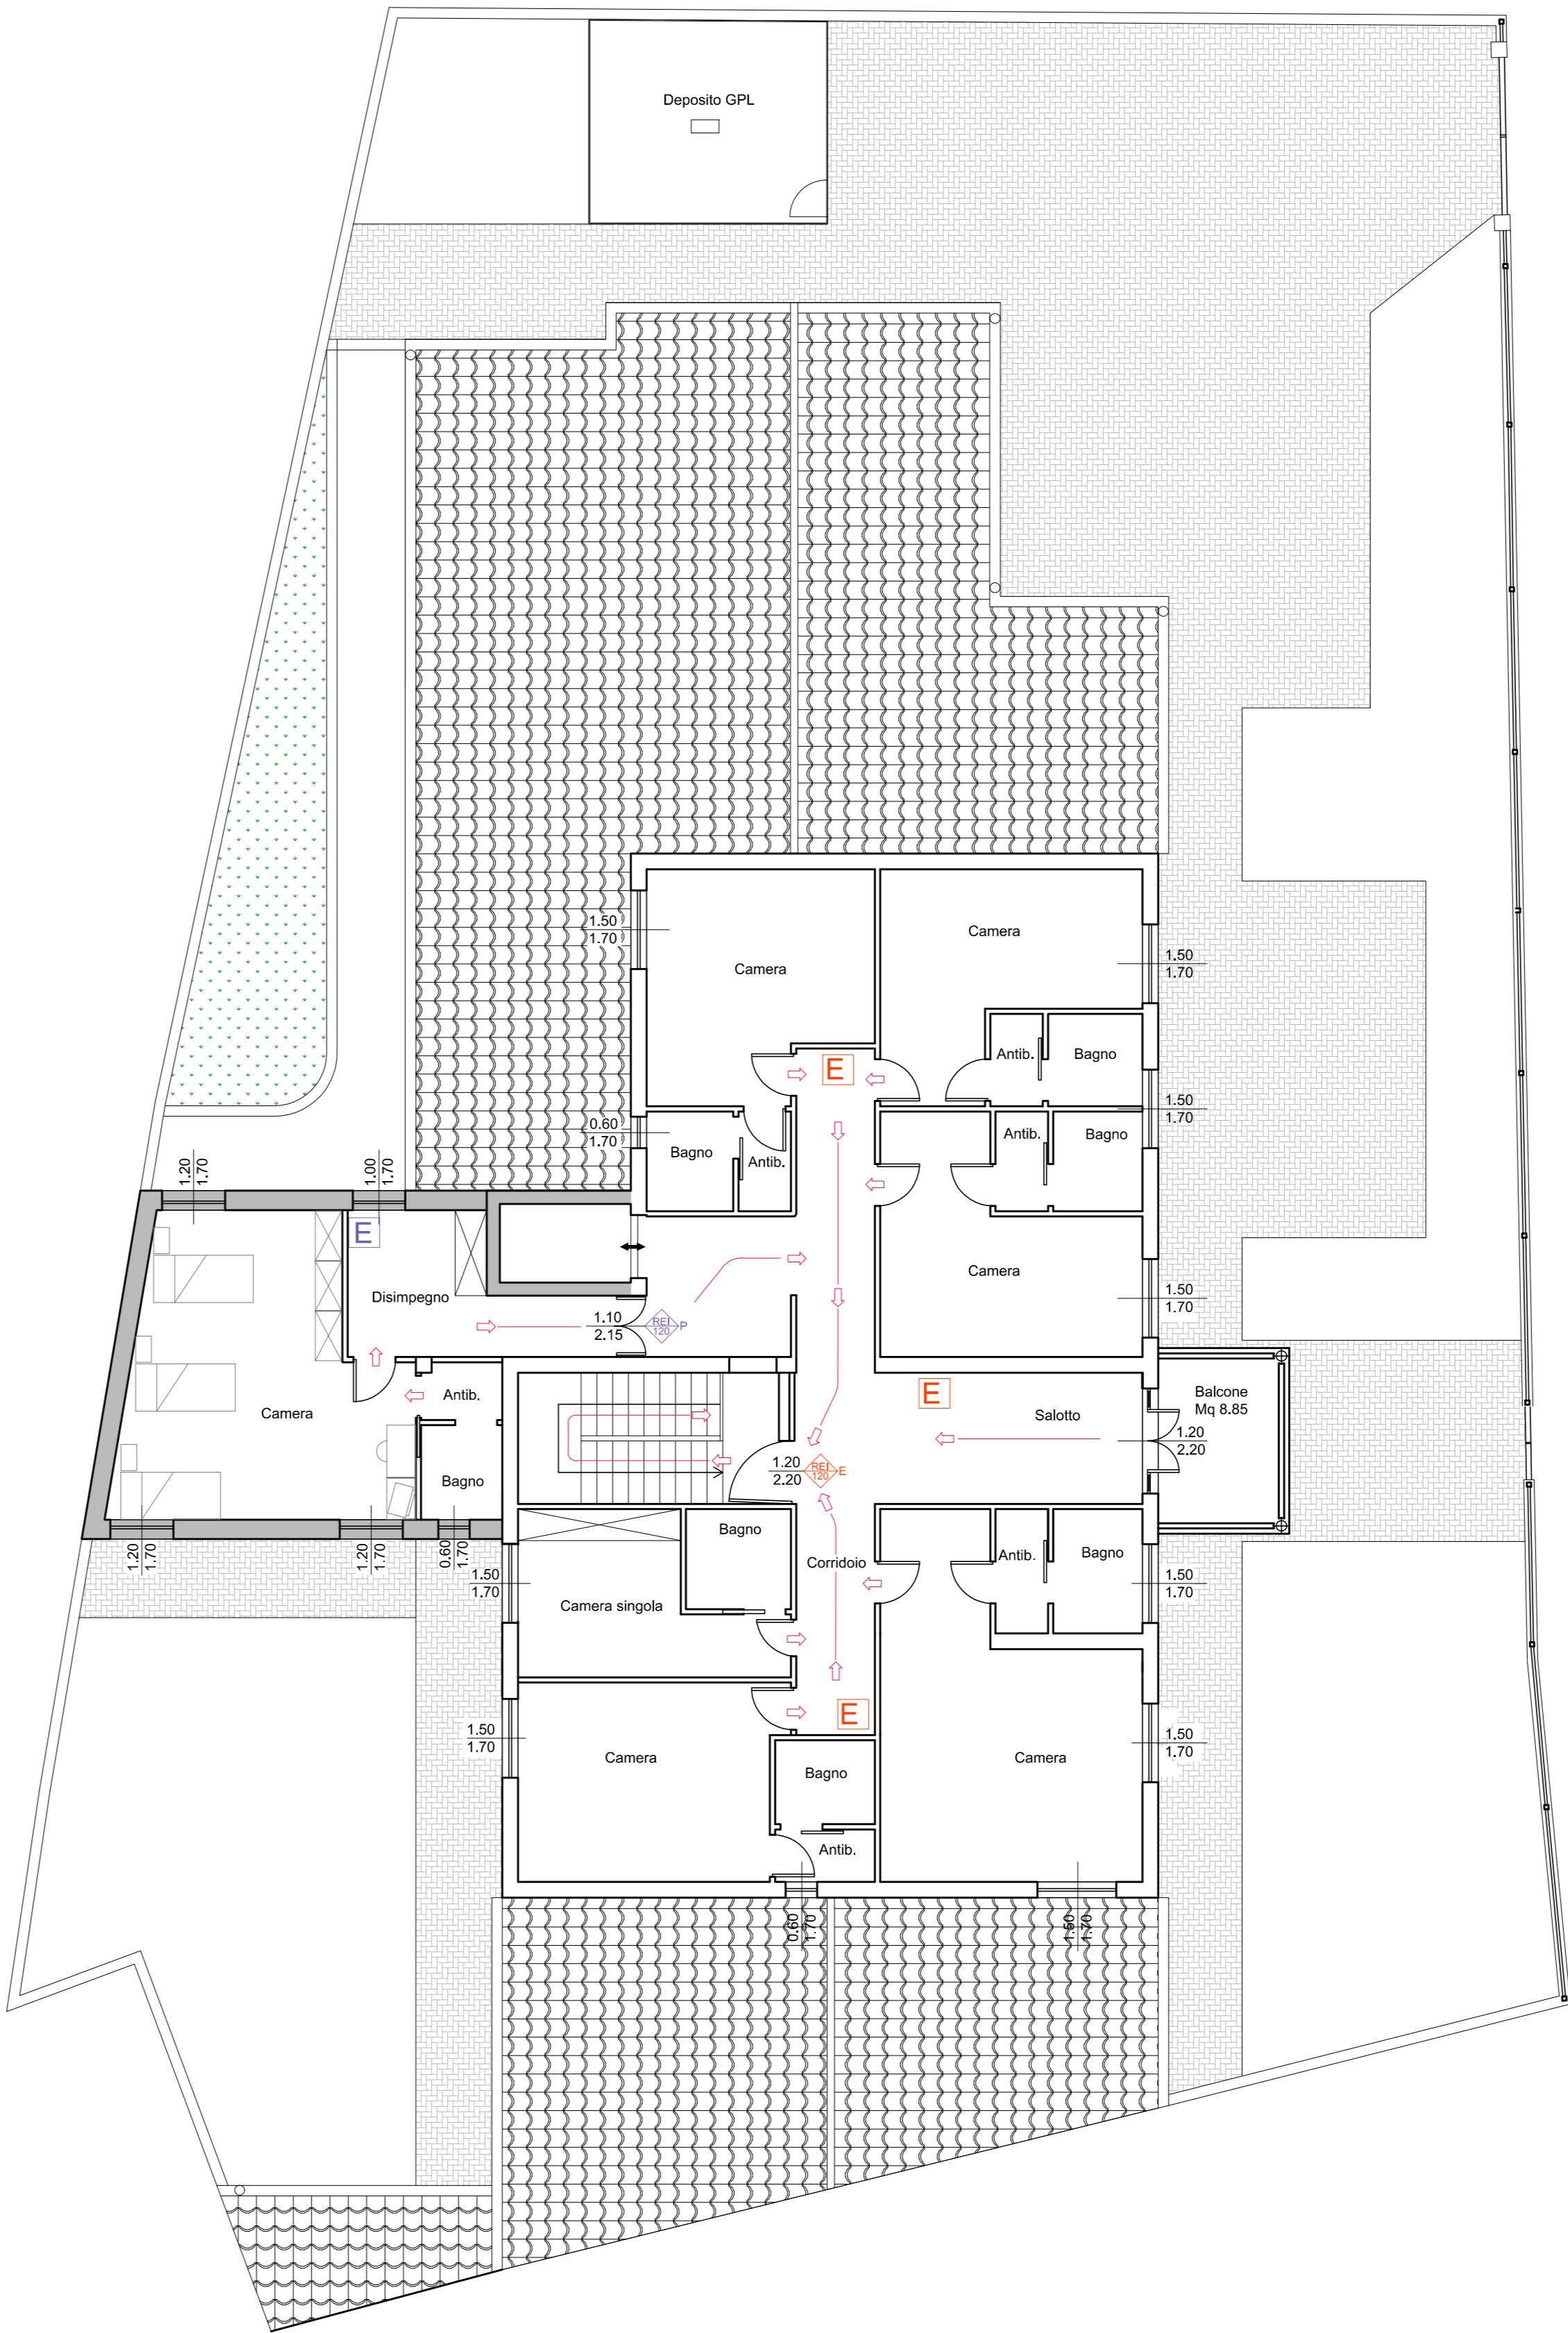

PIANTA PIANO PRIMO
Scala 1:100

COMUNE DI VILLA SANT'ANTONIO PROVINCIA DI ORISTANO

PROGETTO ESECUTIVO
MANUTENZIONE E AMPLIAMENTO CASA DI RIPOSO
II° STRALCIO FUNZIONALE

Studio Tecnico Associato
Ing.ri Orgiana A. & Orrù G.
Via G. Battisti 21/A - 08030 ORROU (CA) - Tel./Fax 0782-847472

SCHEMA VIE DI FUGA
E DOTAZIONI DI SICUREZZA

TAVOLA	N° 10
SCALA	1:100
DATA	Nov. 2017

Il Sindaco:
Fabiano Frongia

Progettisti:
Studio Tecnico Associato
Ing.ri Orgiana A. & Orrù G.

Il Responsabile
del Servizio Tecnico
Geom. Rossella Ardu

Il Coordinatore:
Dr. Ing. Antonio Orgiana